
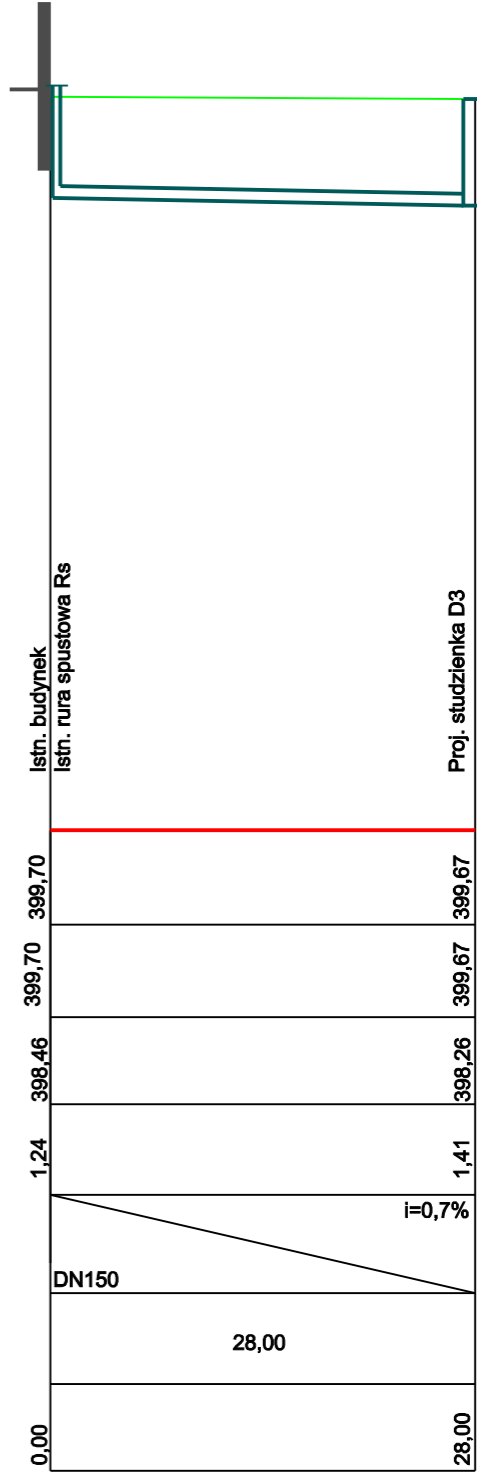
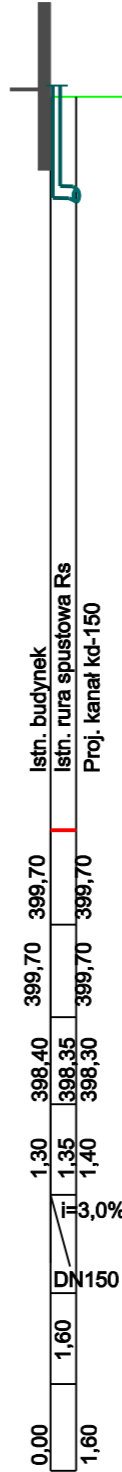
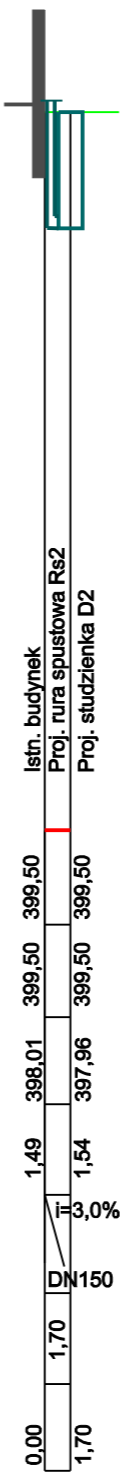


POZIOM PORÓWNAWCZY 390,00 m n. p. m.

RZĘDNA TERENU PROJ.	[m.n.p.m]	399,60	399,60	399,50
RZĘDNA TERENU ISTN.	[m.n.p.m]	399,60	399,60	399,50
RZĘDNA DNA KANAŁU	[m.n.p.m]	398,26	398,20	397,96
ZAGŁĘBIENIE KANAŁU	[m]	1,34	1,40	1,54
SPADEK	[%]	i=0,7%		i=0,7%
ŚREDNICA, MATERIAŁ		DN150	DN150	
DŁUGOŚĆ	[m]	9,00	34,00	
ODLEGŁOŚĆ	[m]	0,00	9,00	43,00

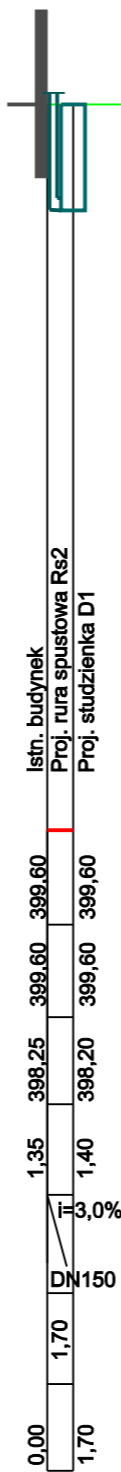

Obiekt

ROZBUDOWA I TERMOMODERNIZACJA BUDYNKU SZKOŁY PODSTAWOWEJ ORAZ ADAPTACJI CZĘŚCI BUDYNKU NA PRZEDSZKOLE NA ZIAŁKACH NR 5057/20, 5057/21, 5057/75 I 5052/4 W CIĘCINIE

INTERsoft IntelliCAD Professional® 8.2 PL - licencja PROJKONS
InstalCAD Wersja 1.0 - licencja PROJKONS

Projekt

PROJEKT BUDOWLANY RURIOCIĄGÓW ZEWNĘTRZNYCH (WODOC., KAN. DESZCZ. I SANITARNA) I INSTALACJI WEWNĘTRZNYCH: WODO-KAN, C.W.U., PPOŻ., C.O. I WENTYLACJI MECHANICZNEJ DLA ROZBUDOWYWANEGO I TERMOMODERNIZOWANEGO BUDYNKU SZKOŁY PODSTAWOWEJ I ADAPTOWANEGO CZĘŚCI BUDYNKU NA PRZEDSZKOLE NR 5057/20, 5057/21, 5057/75 I 5052/4 W CIĘCINIE

Inwestor

URZĄD GMINY WĘGIERSKA GÓRKA UL. ZIELONA 43, 34-350 WĘGIERSKA GÓRKA

Nazwa rysunku

PROFILE PODŁUŻNE KAN. DESZCZ. I SANITARNEJ

Branża

Instalacyjna

Biuro Projektowe



PROJKONS

Projektowanie instalacji i sieci sanitarnych

mgr inż. Tomasz Kiliś

43-305 BIELSKO-BIAŁA

ul. Władysława IV 40

tel./fax 33 8213549, tel. kom. 501423313

e-mail: projkons@poczta.onet.pl

projkons.tkils@neostrada.pl

Nazwisko

mgr inż. T. Kiliś

Podpis

Data

15.12.2013r.

Opracował

mgr inż. T. Kiliś

Projektował

mgr inż. R. Wilczek

specjalność: instalacyjno-inżynieryjna

nr uprawnień: 63/91/B-B

Sprawdził

mgr inż. J. Janowski

specjalność: instalacyjno-inżynieryjna

nr uprawnień: 458/79

Stadium

PB

Skala

1:100/500

Nr rys.

03